

G

H

I

J

K

L

M

N

DOCUMENTOS DE REFERENCIA

- 01. AS COTAS, QUANDO NAO INDICADAS AS UNIDADES DE MEDIDA, SAO EM CENTIMETROS;
- 02. AS ELEVAÇÕES (NIVEIS) SAO EM METROS;
- 03. AS INSTALAÇÕES DE AGUA POTAVEL SERAO DE PVC SOLDAVEL "MARRON" CLASSE 15;

**NORMA:**  
O PROJETO FOI DESENVOLVIDO SEGUINDO OS PRECEITOS NORMATIVOS DA ABNT E NORMAS ESPECIFICAS, CONFORME SEGUIE:  
NBR-9628: INSTALAÇÕES PREDIAS DE AGUA FRIA

ESPECIFICAÇÃO DOS MATERIAIS:


01 - AGUA:  
PVC: TUBOS E CONEXÕES RIGIDOS, MARRON, CONFORME A NBR-5648/99.

SIMBOLOGIA

AF	COLUNA DE AGUA FRIA EM PVC SOLDAVEL "MARRON" - CLASSE 15
ENT. AGUA	COLUNA DE ENTRADA DE AGUA - SANITARE - EM PVC SOLDAVEL "MARRON" - CLASSE 15
RG	REGISTRO DE GAVETA
TB	TORNICERA BOM COM SEDE ANTI-CORROSIVA
PVCA	TUBO DE PVC SOLDAVEL, CLASSE 15 (MARRON) - TIPO AGUA
	TUBULAÇÃO DE AGUA FRIA POTAVEL EM PVC SOLDAVEL "MARRON" - CLASSE 15


PLANTA BAIXA (ÁGUA POTÁVEL)

ESCALA 1:50

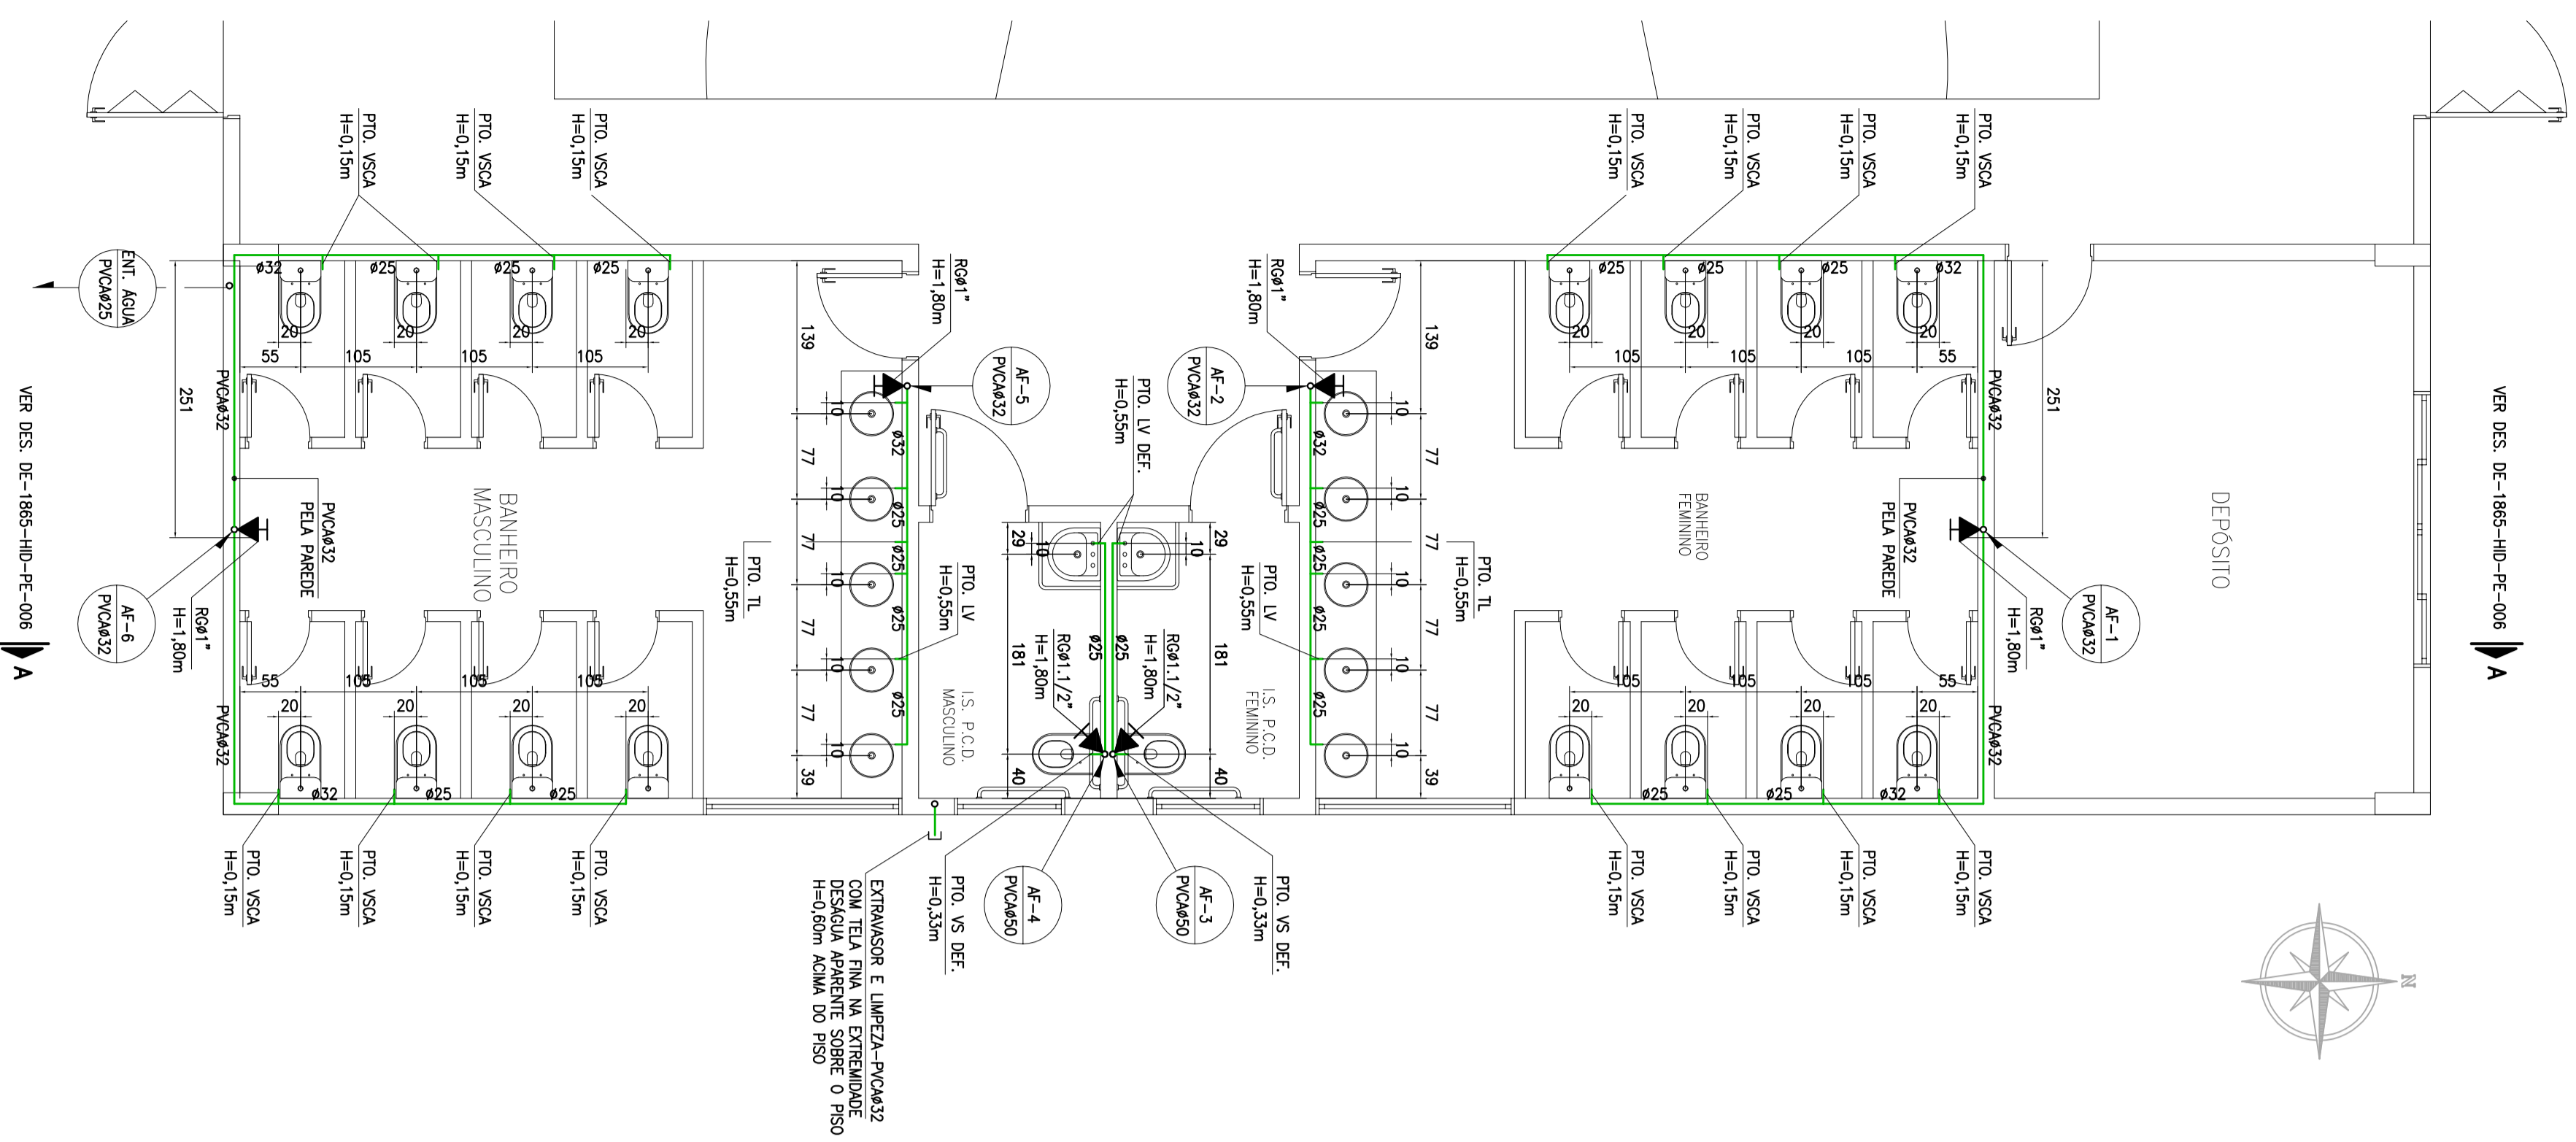

PLANTA DE COBERTURA (ÁGUA POTÁVEL)

ESCALA 1:75

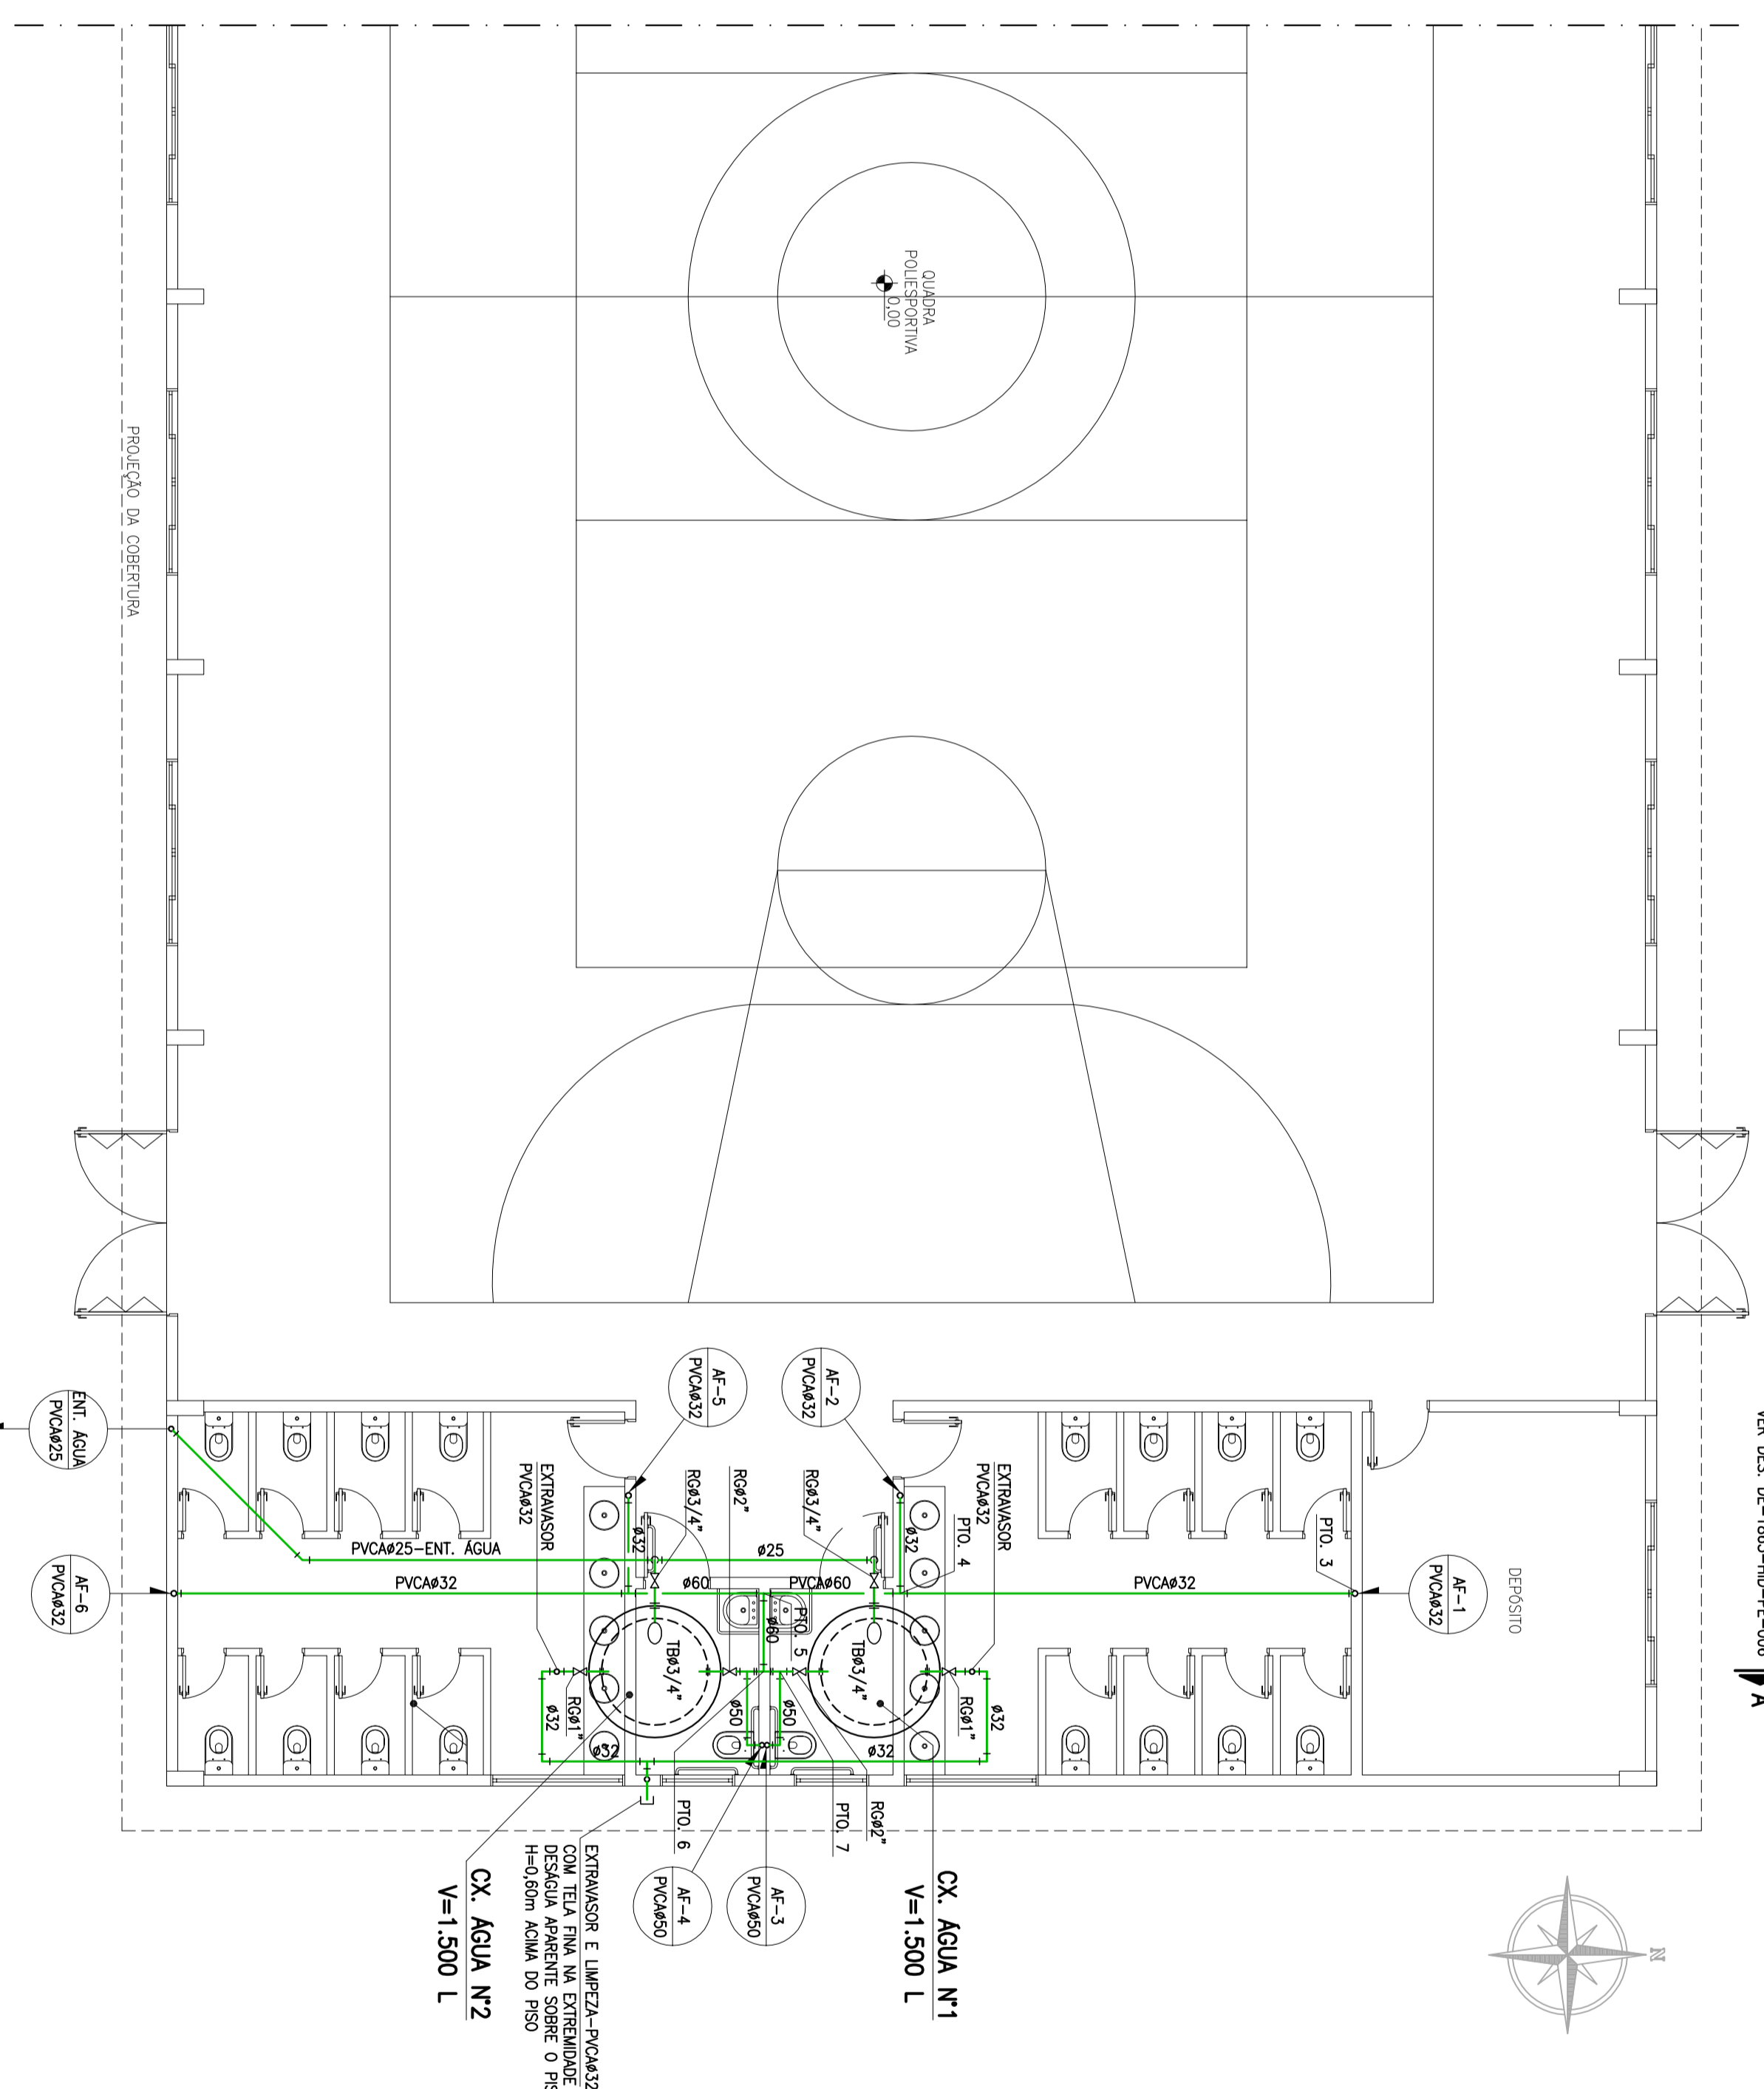

PROJ.	MARINE	DES.	MARINE	VERIF.	E.S.U	VISTO	E.S.U
ESCALA	INDICADA	DATA	13/04/2018	ARQUIVO	DE-1865-HID-PE-002-80.DWG	REVISAO	00
PROPRIETARIO / CONTRATANTE							
<p>Prefeitura de FRANCISCO BELTRÃO</p>				<p>PLANENGE ENGENHARIA LTDA</p>			
<p>Secretaria de Planejamento Instituto de Pesquisa e Planejamento Urbano de Francisco Beltrão - Pr.</p>				<p>AUTORIA DO PROJETO ENG. CIVIL EULZABETH SANSUW UNK CREA 25.251 D/PR</p>			
<p>DE-1865-HID-PE-002</p>				<p>PROJETO HIDRO-SANITARIO</p>			
<p>QUADRA POLESPORTIVA - ESCOLA MUNICIPAL JOSCELINO KUBITSCHEN - VILA RIO TUNA PREFEITURA MUNICIPAL DE FRANCISCO BELTRÃO</p>							
OBRA	ÁREA: 730,42 m²						
CONTRATANTE / PROPRIETARIO	PREFEITURA MUNICIPAL DE FRANCISCO BELTRÃO						
REFERENCIA	PROJETO HIDRO-SANITARIO - PLANTA BAIXA (ÁGUA POTÁVEL) - PLANTA DE COBERTURA (ÁGUA POTÁVEL)						
PROJ.	MARINE	DES.	MARINE	VERIF.	E.S.U	VISTO	E.S.U
ESCALA	INDICADA	DATA	13/04/2018	ARQUIVO	DE-1865-HID-PE-002-80.DWG	REVISAO	00
PROPRIETARIO / CONTRATANTE							
<p>Prefeitura de FRANCISCO BELTRÃO</p>				<p>PLANENGE ENGENHARIA LTDA</p>			
<p>Secretaria de Planejamento Instituto de Pesquisa e Planejamento Urbano de Francisco Beltrão - Pr.</p>				<p>AUTORIA DO PROJETO ENG. CIVIL EULZABETH SANSUW UNK CREA 25.251 D/PR</p>			
<p>DE-1865-HID-PE-002</p>				<p>PROJETO HIDRO-SANITARIO</p>			

A1 - 684 X 881